




车行道/停车位路面恢复节点

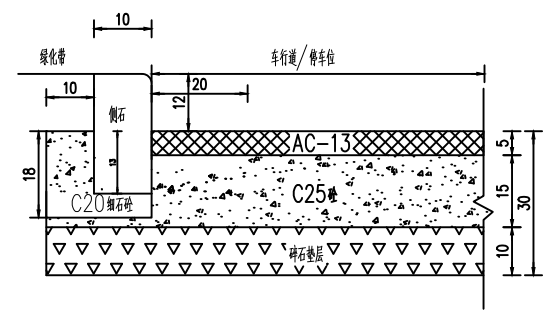


端部大样图一

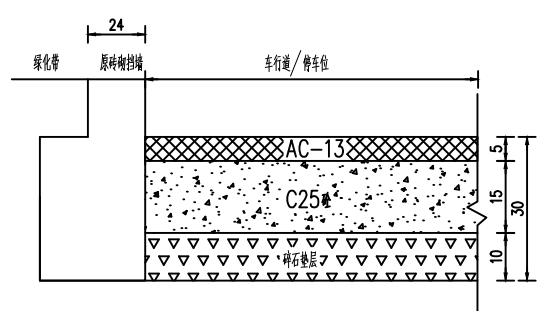

端部大样图二

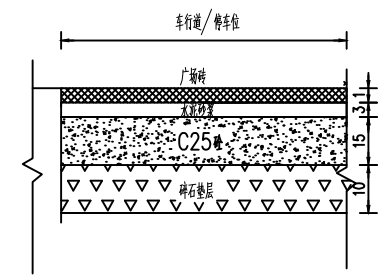


端部大样图三

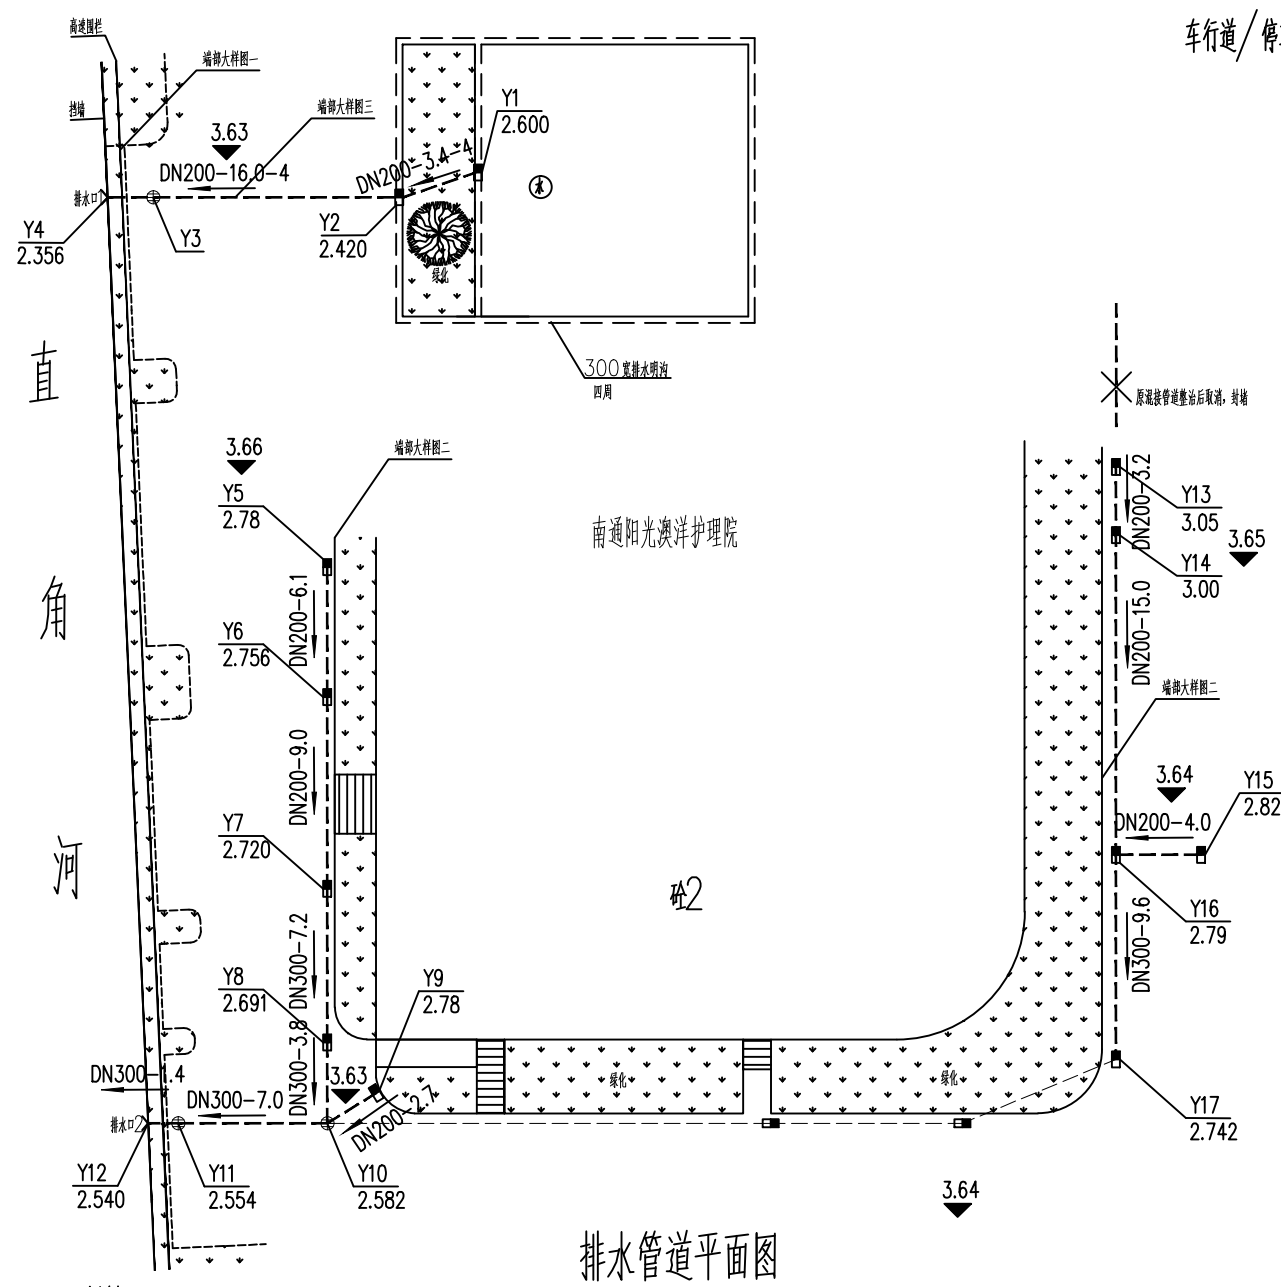

排水管道平面图

 图例:



比例	1:500	日期	2024.9.08
图名	排水管道平面图	设计	张工
图号	排水管道平面图	审核	李工
比例	1:500	日期	2024.9.08